


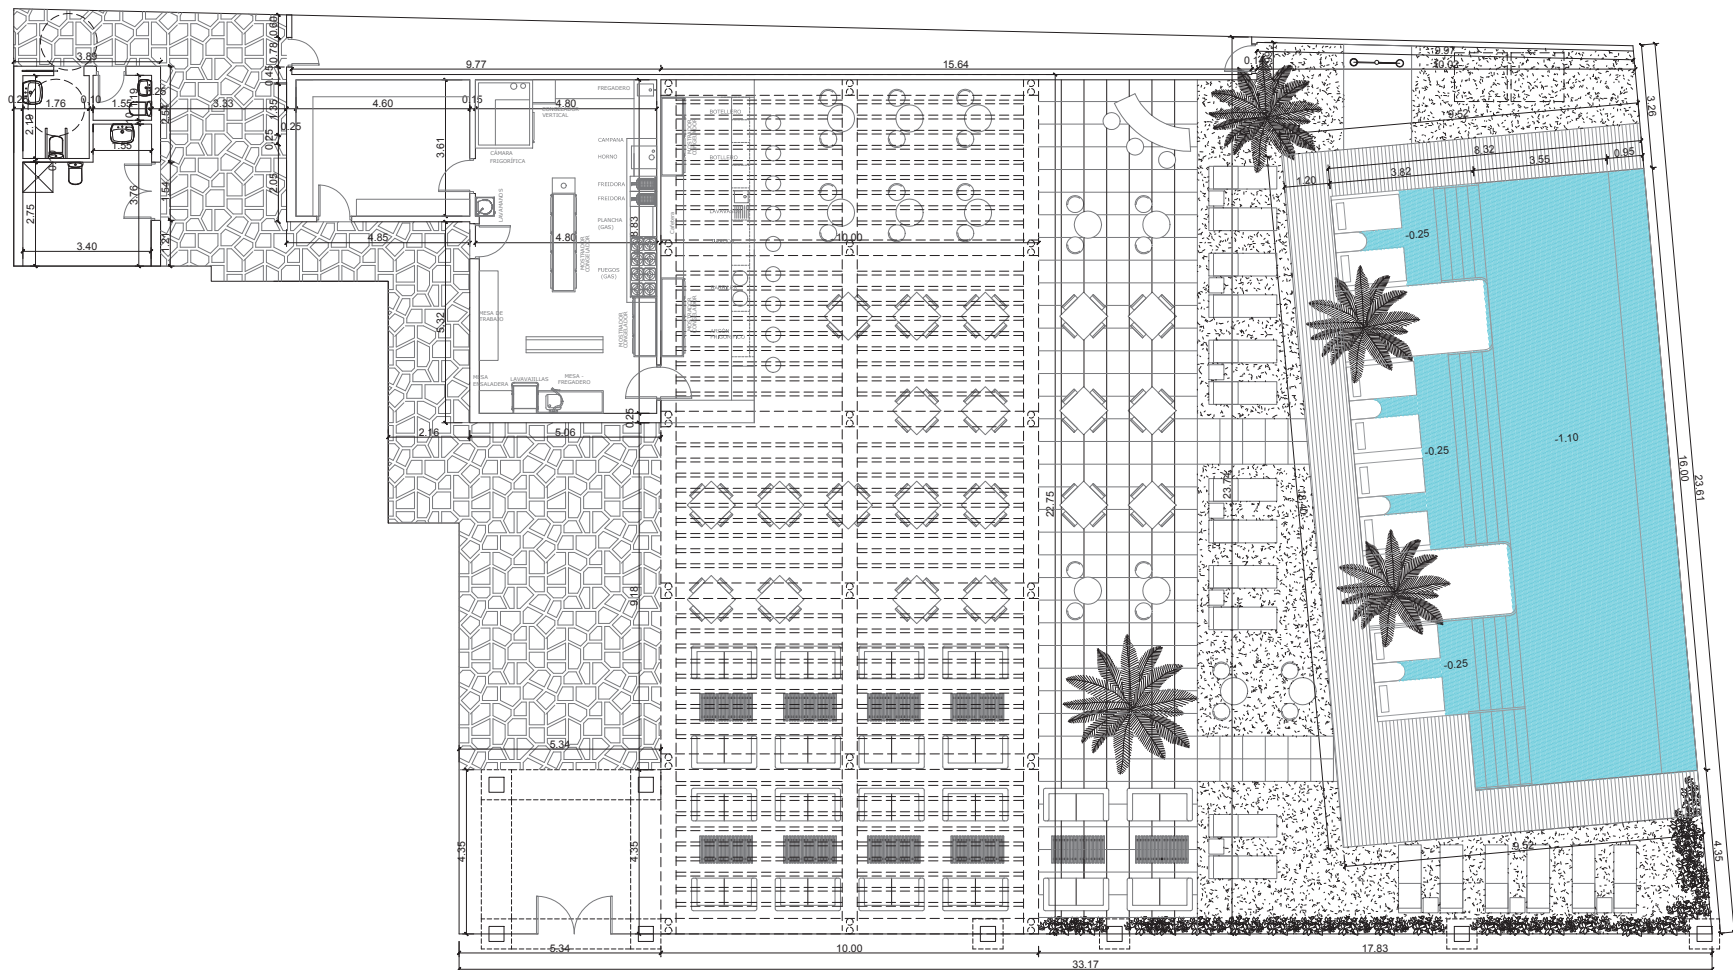



E.R.M. Arquitectos
Parque Aljarafe s/n. Edificio Puerta Aljarafe.
41940 - Tomares - Sevilla. Tfno: 902 25 73 25 Fax: 902 25 73 73

VISADO
AUTENTICADO

PROYECTO BÁSICO - EJECUCIÓN Y DE ACTIVIDAD DE LOCAL
EN PARCELA 7 DE URBANIZACIÓN "ATLANTERRA PLAYA", TARIFA (CÁDIZ)
1412170309517

PLANTA ACOTADA

05

COLEGIO OFICIAL DE
arquitectos de cádiz

Expediente: 17019 | Cód.: | Fecha: Dic. 2017 | Escala: 1/100 | Dibuja: Fco. Muñoz | Fichero: |
PROMOTOR: | PROYECTISTAS: |

Raquel Chabrera Rubio
ARQUITECTA Nº 6387 DEL C.O.A.S.


José J. Martín Crespo
ARQUITECTO Nº 4371 DEL C.O.A.S.



Este documento es copia impresa del original firmado y visto con firma electrónica en el Colegio Oficial de Arquitectos de Cádiz con número 1412170309517, depositado en el archivo digitalizado. Para más información, consulte el sitio web de la aplicación móvil de PC.



		E.R.M. Arquitectos	
Parque Aljarafe s/n. Edificio Puerta Aljarafe.			
41940 - Tomares - Sevilla. Tfno: 902 25 73 25 Fax: 902 25 73 73			
VISADO			
A.G. 03/07/2017			
PROYECTO BÁSICO - EJECUCIÓN Y DE ACTIVIDAD DE LOCAL			
EN PARCELA 7 DE URBANIZACIÓN "ATLANTERRA PLAYA". TARIFA (CÁDIZ)			
1412170309517			
COLEGIO DE ARQUITECTOS DE CÁDIZ			
INSTRUMENTACIÓN DE PROYECTO			
06			
17019 Cof.: Fecha: Dic. 2017 Escala: 1/100 Dibujado: Fco. Muñoz Firmado:			
PROMOTOR:		PROYECTISTAS:	
RAI S.L.		 Raquel Chabrera Rubio	
CIF: B-35.244.167		 José J. Martín Crespo	

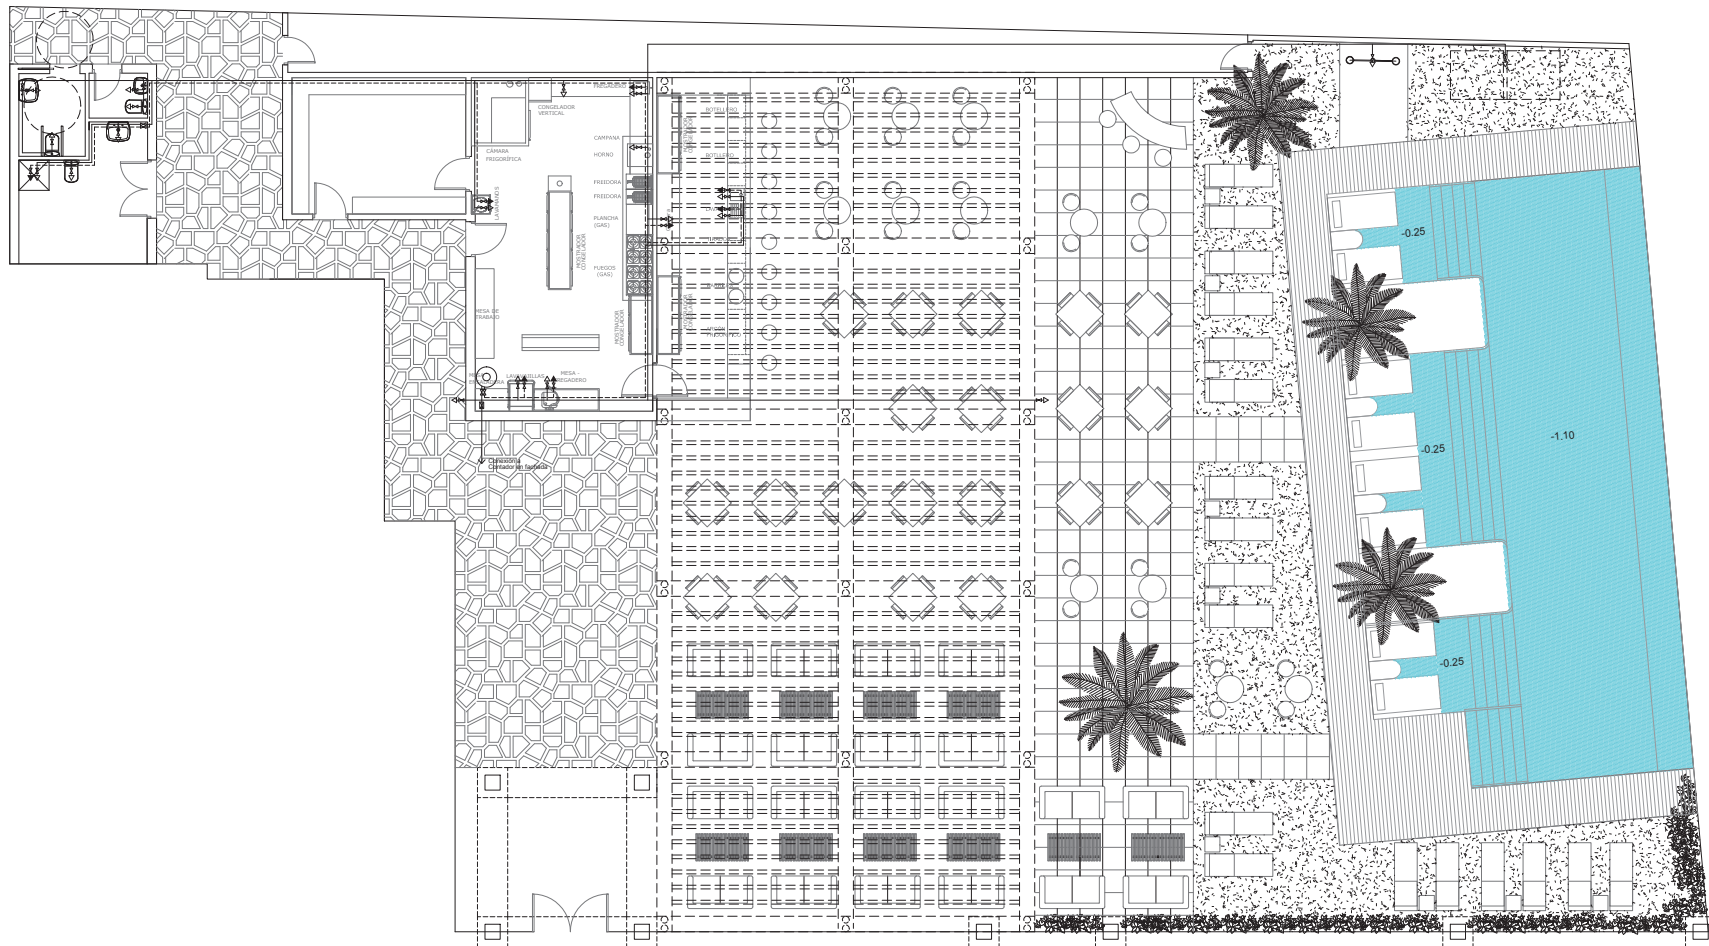

LEYENDA DE FONTANERÍA	
SÍMBOLO	ELEMENTO
— — — —	CANALIZACIÓN PARA AGUA FRÍA
— — — —	CANALIZACIÓN PARA AGUA CALIENTE
— — — —	CANALIZACIÓN PARA AGUA CALIENTE CALORÍFUGADA SEGÚN R.I.T.E.
— — — —	LLAVE DE PASO COLOCADA
— — — —	TOMA DE AGUA FRÍA
— — — —	TOMA DE AGUA CALIENTE
— — — —	TERMO ELÉCTRICO
— — — —	MONTANTE

Dimensión de las derivaciones a cuartos húmedos Diámetros mínimos de derivaciones a los cuartos húmedos	
Aparato o Punto de Consumo	Diámetro nominal del ramal de enlace
Lavabo / Bidé	Ø16 x 1.8 mm PE-X
Bañera > 1,40 m	Ø20 x 1.9 mm PE-X
Inodoro con cisterna	Ø16 x 1.8 mm PE-X
Fregadero	Ø16 x 1.8 mm PE-X
Lavavajillas	Ø16 x 1.8 mm PE-X
Lavadora	Ø20 x 1.9 mm PE-X

NOTA: El diámetro mínimo de alimentación a cuartos húmedos por baño, aseo, cocina será de Ø20 x 1.9 mm PE-X.



E.R.M. Arquitectos
Parque Aljarafe s/n. Edificio Puerta Aljarafe.
41940 - Tomares - Sevilla. Tfno: 902 25 73 25 Fax: 902 25 73 73

PROYECTO BÁSICO - EJECUCIÓN Y DE ACTIVIDAD DE LOCAL
EN PARCELA 7 DE URBANIZACIÓN "ATLANTERRA PLAYA", TARIFA (CÁDIZ)
1412170309512

INSTALACIÓN DE FONTANERÍA

07

COLEGIO DE ARQUITECTOS DE CÁDIZ

Expediente: 17019 | Cód.: | Fecha: Dic. 2017 | Escala: 1/100 | Dibujado: Fco. Muñoz | Firmado: |


PROMOTOR: |

PROYECTISTAS:

Raquel Chabrera Rubio
ARQUITECTA Nº 4587 DEL C.O.A.S.

José J. Martín Crespo
ARQUITECTO Nº 4571 DEL C.O.A.S.

LEYENDA DE ELECTRICIDAD		
SÍMBOLO	ELEMENTO	SITUACIÓN
	CUADRO GENERAL DE MANDO Y PROTECCIÓN	A/PROYECTO 200 CM
	PUNTO DE LUZ EN TECHO	EN TECHO
	PUNTO DE LUZ EN PARED	
	PUNTO DE LUZ EN TECHO REGULADO POR DETECTOR DE PRESENCIA	EN TECHO
	PUNTO DE LUZ EN TECHO	EN TECHO
	PUNTO DE LUZ TIPO BAÑADOR (ESTANCO)	EN TECHO
	PUNTO DE LUZ ESTANCO PARA SÓTANO GARAJE DE 2 X3 W.	EN TECHO
	BASE DE ENCHUFE DE 16 A 2p+T COLOCADO A 230 DEL SUELO (estándar)	A/PROYECTO 80 CM
	BAJO TUBO RIGIDO DE PVC K 97 DE 820 MM PARA USOS VARIOS	A/PROYECTO 80 CM
	BASE DE ENCHUFE DE 16 A 2p+T COLOCADO	A/PROYECTO 80 CM
	BASE DE ENCHUFE DE 25 A 2p+T COLOCADO	A/PROYECTO 80 CM
	BASE DE ENCHUFE DE 16 A 2p+T COLOCADO	A/PROYECTO 100 CM
	TOMA PARA CONEXIÓN DE SISTEMA DE SONIDO	
	SECADOR DE MANOS	EN PARED
	CENTRAL DE SONIDO	
	INTERRUPTOR COLOCADO CON TEMPORIZADOR (ESTANCO)	A/PROYECTO 15 CM
	INTERRUPTOR CONSULTADO CON TEMPORIZADOR (ESTANCO)	A/PROYECTO 15 CM
	CAJA DE REGISTRO	A/PROYECTO 80 CM
	DETECTOR DE PRESENCIA	EN TECHO
	VOLUMÉTRICO PARA DETECCIÓN DE PRESENCIA	EN PARED
	DISTRIBUCIÓN INDIVIDUAL BAJA TENSIÓN	EN TECHO
	SIRENA EXTERIOR	EN PARED
	TOMA SIMPLE RILAS	EN PARED
	TOMA RTV	EN PARED
	TOMA BÁSICA TELÉFONO	EN PARED

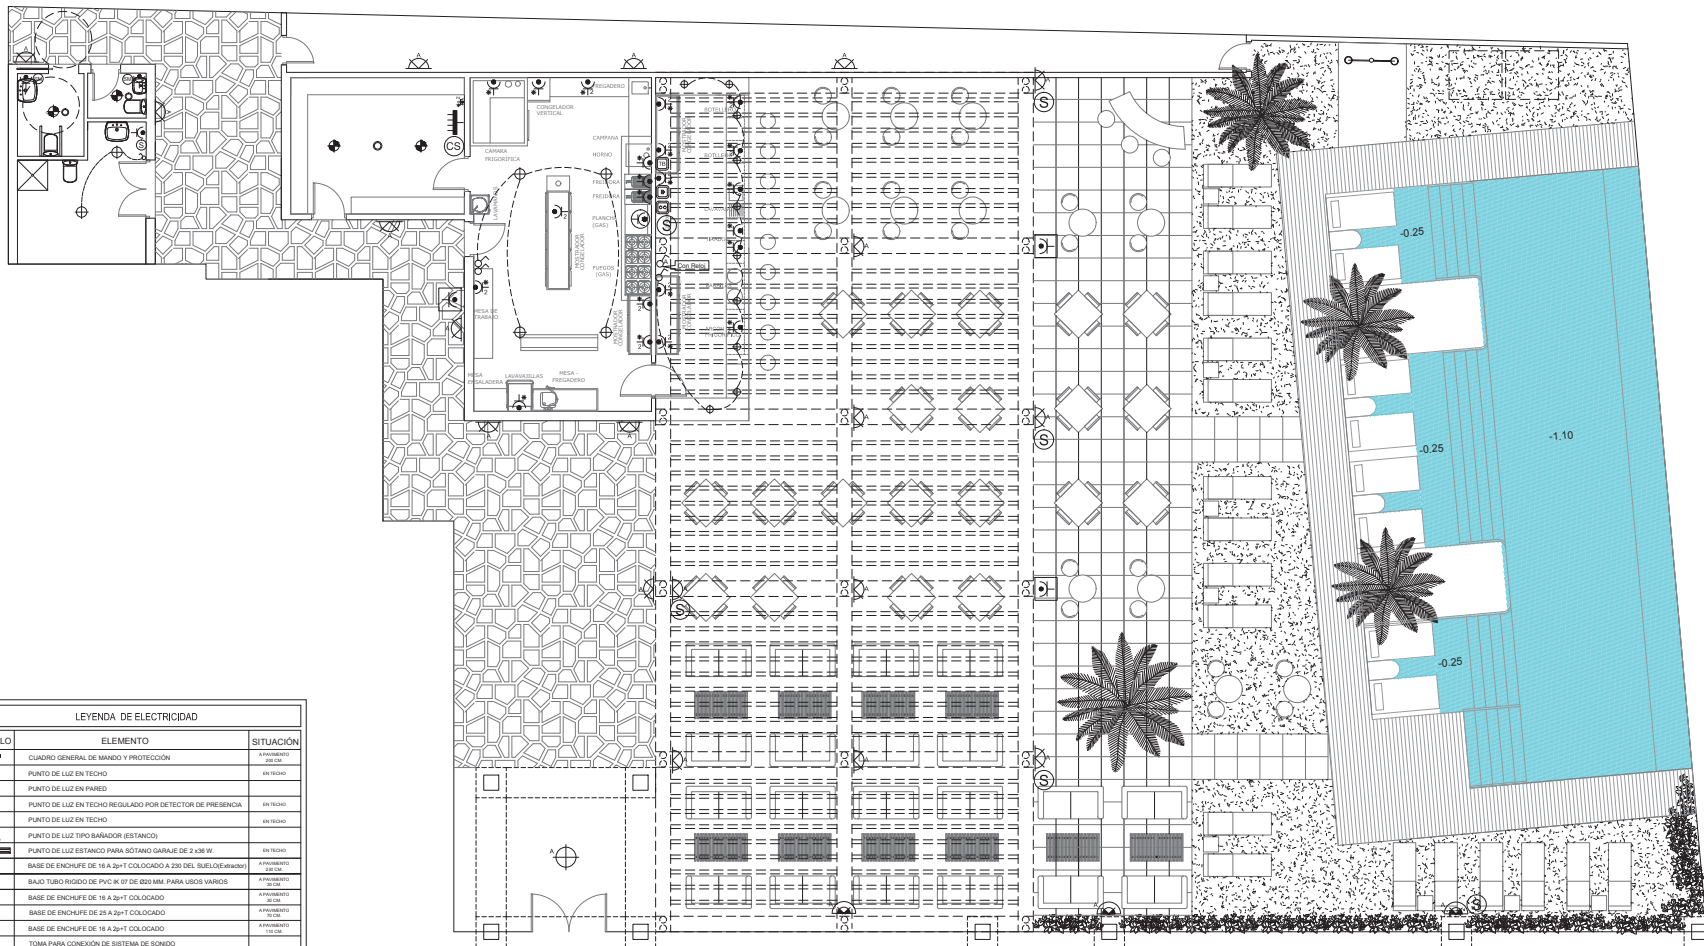

E.R.M. Arquitectos

Parque Aljarafe s/n. Edificio Puerta Aljarafe.
41940 - Tomares - Sevilla. Tfno: 902 25 73 25 Fax: 902 25 73 73

PROYECTO BÁSICO - EJECUCIÓN Y DE ACTIVIDAD DE LOCAL
EN PARCELA 7 DE URBANIZACIÓN "ATLANTERRA PLAYA". TARIFA (CÁDIZ)
1412170309517

COLEGIO DE ARQUITECTOS DE CÁDIZ

Expediente: 17019 | Cód.: | Fecha: Dic. 2017 | Escala: 1/100 | Dibujo: Fco. Muñoz | Fichero: |

PROMOTOR: |

PROYECTISTAS:

Raquel Chabrera Rubio
ARQUITECTA Nº 6387 DEL C.O.A.S.

José J. Martín Crespo
ARQUITECTO Nº 4371 DEL C.O.A.S.

08

Este documento es copia impresa del original firmado y visto con firma electrónica en el Colegio Oficial de Arquitectos de Cádiz con número 1412170309517, depositado en el archivo centralizado de la Ley 17/2003, de 15 de mayo, de acceso a la información pública de España. Para más información, consulte el sitio web del Colegio Oficial de Arquitectos de Cádiz.



Este documento es copia impresa del original firmado y visado con firma electrónica en el Colegio Oficial de Arquitectos de Cádiz con número 1412170309517, depositado en los archivos colegiales. Para más información, consulte el sello QR en su aplicación móvil o de PC

EN PARCELA 7 DE URBANIZACIÓN "ATLANTERRA PLAYA". TARIFA (CÁDIZ).

F-A (CADIZ)

ESOL
COLLEGE-LEVEL

Fecha:	Dic. 2017	Escala:
--------	-----------	---------

10.1016/j.jmb.2005.08.010

Raquel Chabrera Rub
ARQUITECTA N.º 6087 DEL C.O.A.

José J. Martín Crespo
ARQUITECTO Nº 4571 DEL C.O.A.S.