

ESCALA: 1/ 50

PROYECTO BÁSICO Y DE EJECUCIÓN DE ADECUACIÓN DE NAVE
A ESTABLECIMIENTO DE HOTEL APARTAMENTOS
SITUACIÓN: POL. IND. "LA VEGA", MANZANA 2, NAVE 225 MUNICIPIO: TARIFA (CÁDIZ)

ESCALA: 1/ 50 VENTILACIÓN Y CLIMATIZACIÓN. CUBIERTA **113**
PLANO

PROMOTOR: CÁNDIDO WICES MARTÍN
PROYECTISTA: MANUEL SALADO GALLEGO ARQUITECTO. Coleg. 906 COA Cádiz. JULIO 2,020
C/ TARIFA 1A, TAHIVILLA, TARIFA (CÁDIZ). Telf. 645 21 01 43 e-mail: salado@arquitecto.com


Puede verificar la integridad de este documento consultando la url:

Código Seguro de Validación **d17dba76390543b39080148d7996cd2e001**

Url de validación <https://sede.aytotarifa.com/validador>

Metadatos Origen: Origen administración Estado de elaboración: Original



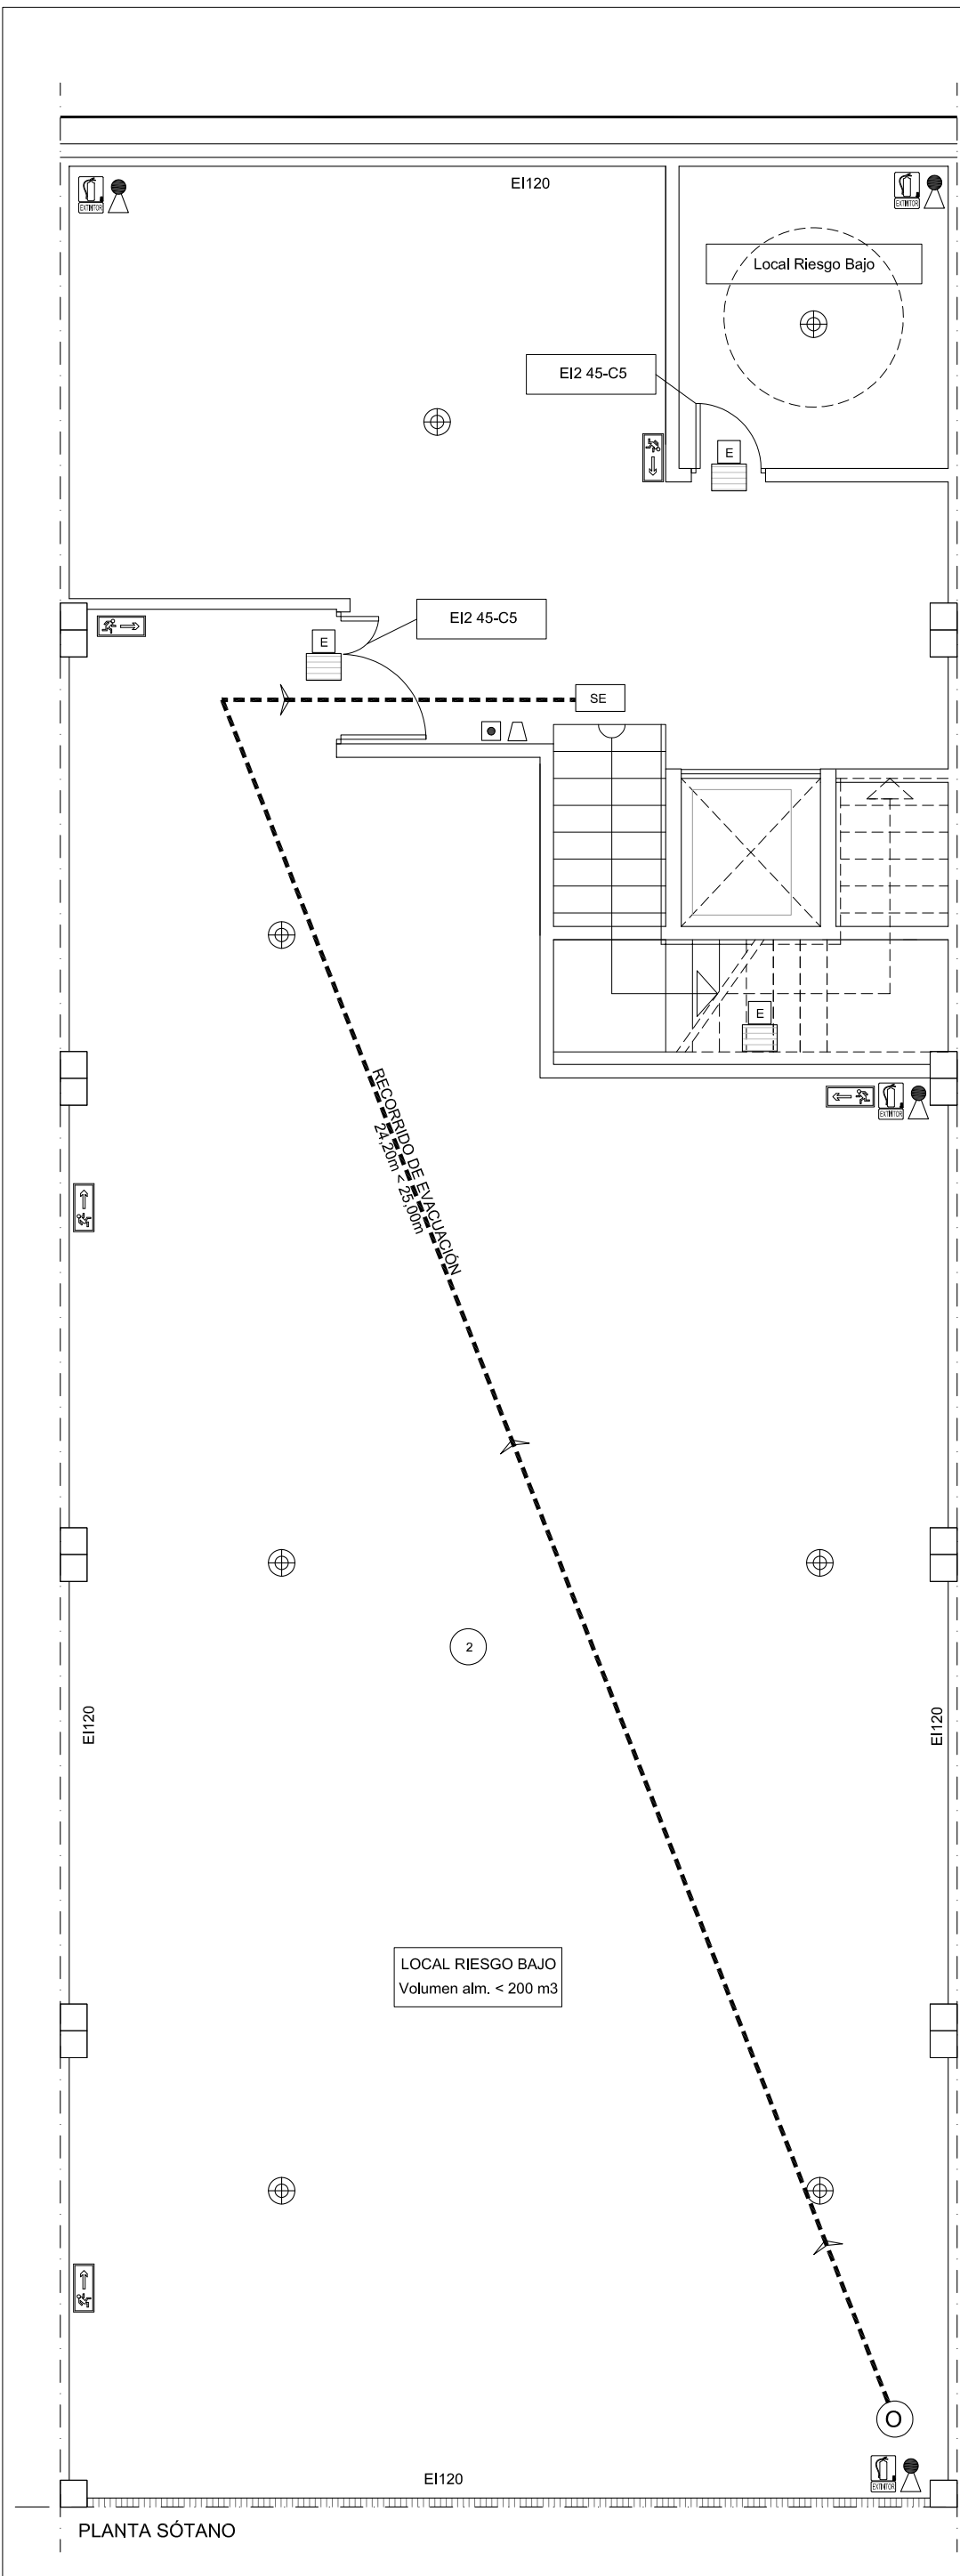

LEYENDA INSTALACIÓN PCI

- ORIGEN DE EVACUACIÓN
- RECORRIDO DE EVACUACIÓN
- EXTINTOR PORTÁTIL EFICACIA 21A-113B
- SALIDA DE PLANTA
- OCUPACIÓN (N=Nº PERSONAS)
- ALUMBRADO DE EMERGENCIA
- SISTEMA DE DETECCIÓN AUTOMÁTICO
- PAREDES EI 60
- SENTIDO DE EVACUACIÓN
- EXTINTOR
- CENTRAL MICROPROCESADORA
- ALARMA AVISADOR ACÚSTICO Y LUMINOSO
- PULSADOR MANUAL DE ALARMA

PROTECCIÓN CONTRA INCENDIOS

VIVIENDA

ESTRUCTURA: EI-90

SALIDA: PUERTA DE SALIDA A EXTERIOR SEGURO

OCUPACION PSótano: 2 PERSONAS

OCUPACION PBaja (2-10 M2/PERS.): 40 PERSONAS


OCUPACION PPrimer (20 M2/PERS.): 8 PERSONAS

ESCALA: 1/ 50

PROYECTO BÁSICO Y DE EJECUCIÓN DE ADECUACIÓN DE NAVE
A ESTABLECIMIENTO DE HOTEL APARTAMENTOS
SITUACIÓN: POL. IND. "LA VEGA", MANZANA 2, NAVE 225 MUNICIPIO: TARIFA (CÁDIZ)

ESCALA: 1/ 50 PROTECCIÓN CONTRA INCENDIOS. SÓTANO **114**
PLANO

PROMOTOR: CÁNDIDO WICES MARTÍN
PROYECTISTA: MANUEL SALADO GALLEGO ARQUITECTO. Coleg. 906 COA Cádiz. JULIO 2,020
C/ TARIFA 1A, TAHIVILLA, TARIFA (CÁDIZ). Telf. 645 21 01 43 e-mail: salado@arquitecto.com

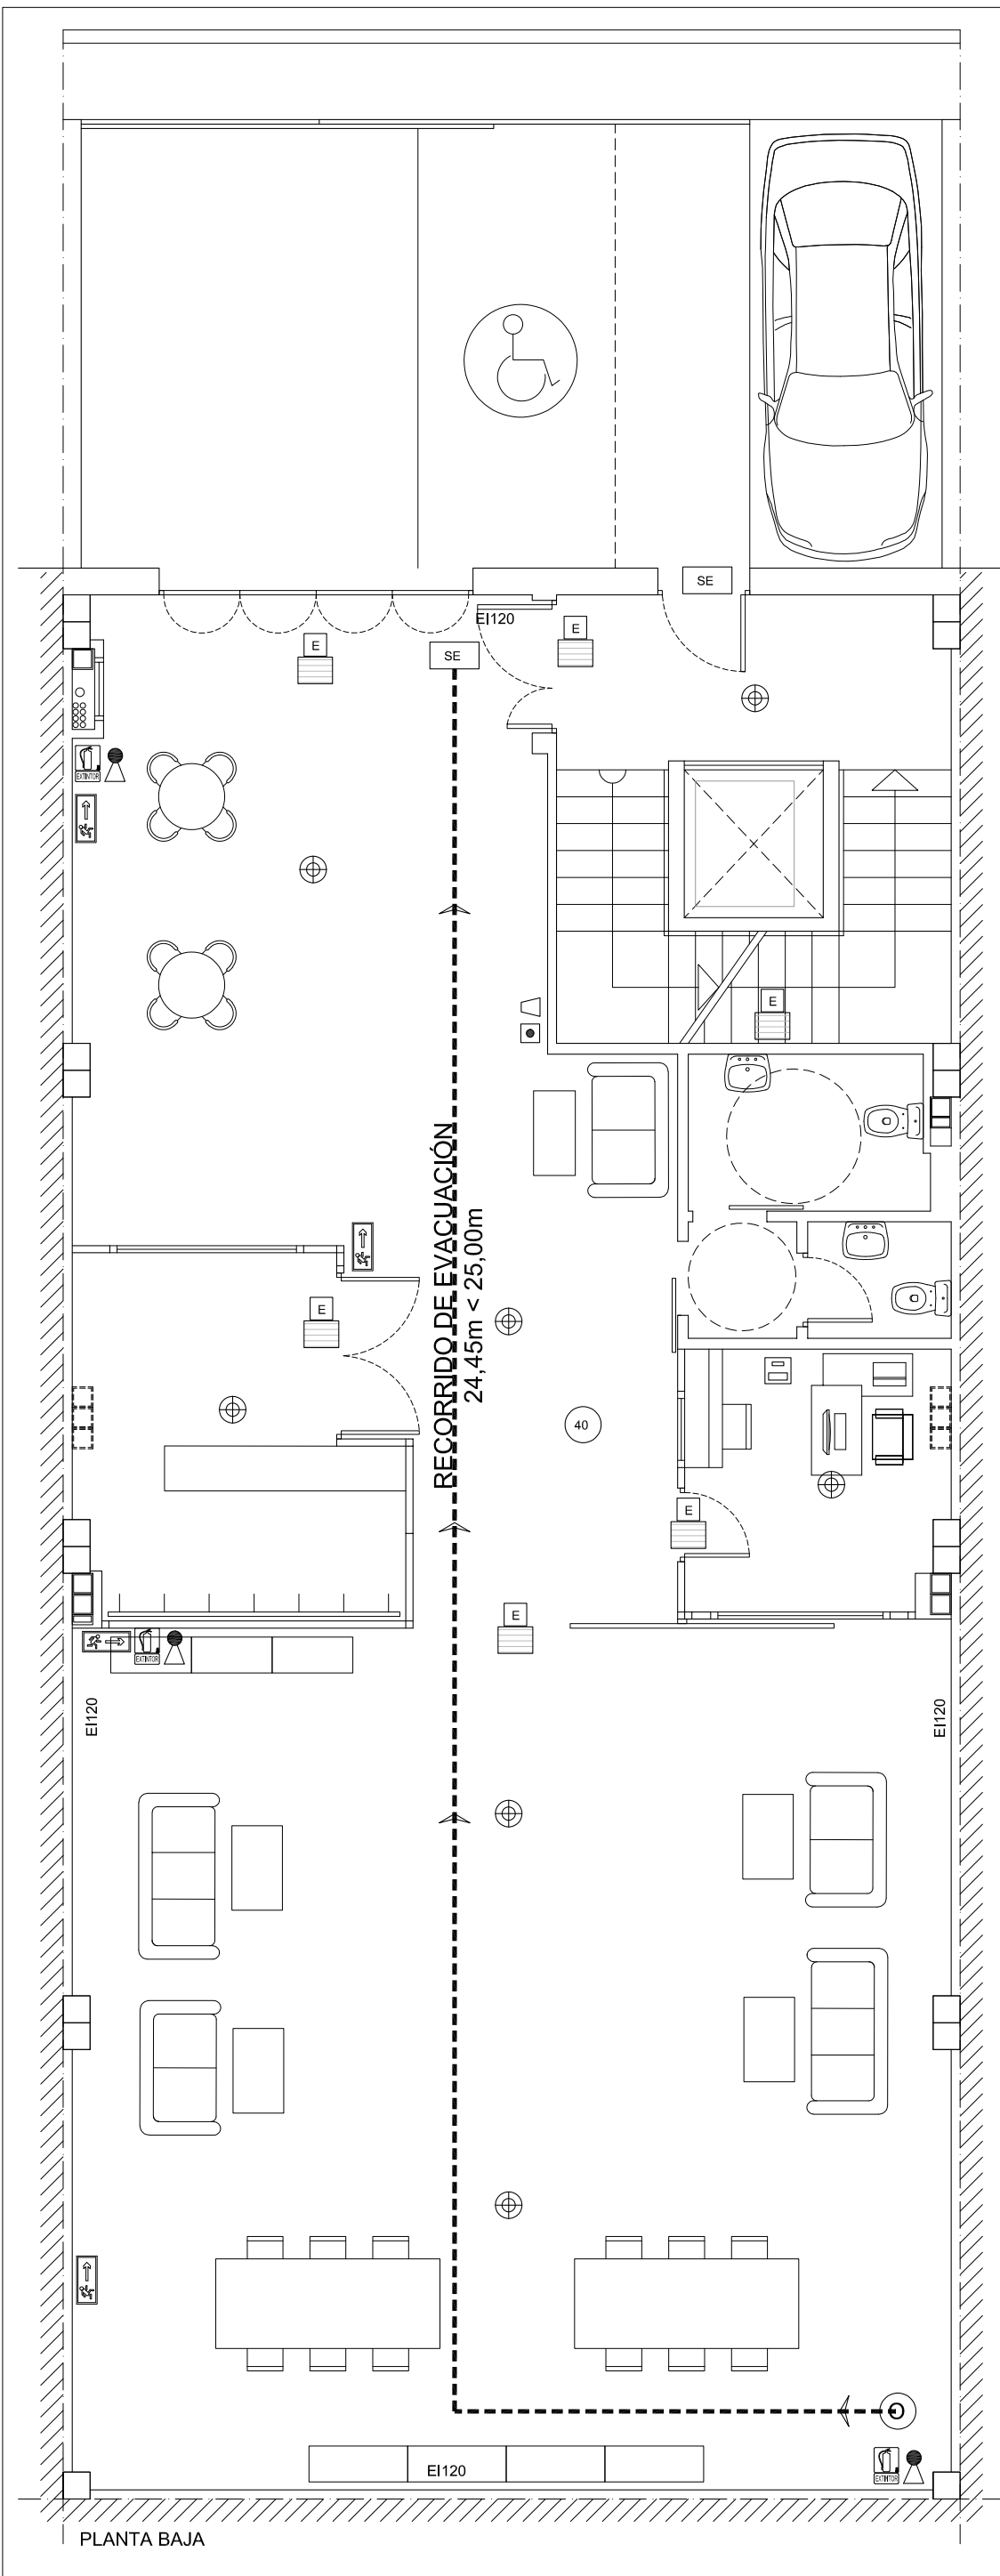

- LEYENDA INSTALACIÓN PCI**
- ORIGEN DE EVACUACIÓN
 - RECORRIDO DE EVACUACIÓN
 - EXTINTOR PORTÁTIL EFICACIA 21A-113B
 - SP SALIDA DE PLANTA
 - N OCUPACIÓN (N=Nº PERSONAS)
 - E ALUMBRADO DE EMERGENCIA
 - ⊕ SISTEMA DE DETECCIÓN AUTOMÁTICO
 - △ PAREDES EI 60
 - SENTIDO DE EVACUACIÓN
 - EXTINTOR
 - CENTRAL MICROPROCESADORA
 - ALARMA AVISADOR ACÚSTICO Y LUMINOSO
 - PULSADOR MANUAL DE ALARMA


- PROTECCIÓN CONTRA INCENDIOS**
- VIVIENDA
- ESTRUCTURA: EI-90
 - SALIDA: PUERTA DE SALIDA A EXTERIOR SEGURO
 - OCUPACION PSótano: 2 PERSONAS
 - OCUPACION PBaja (2-10 M2/PERS.): 40 PERSONAS
 - OCUPACION PPrimer (20 M2/PERS.): 8 PERSONAS

ESCALA: 1/ 50 0 1 2 3 4 5m

PROYECTO BÁSICO Y DE EJECUCIÓN DE ADECUACIÓN DE NAVE
A ESTABLECIMIENTO DE HOTEL APARTAMENTOS
SITUACIÓN: POL. IND. "LA VEGA", MANZANA 2, NAVE 225 MUNICIPIO: TARIFA (CÁDIZ)

ESCALA: 1/ 50 PROTECCIÓN CONTRA INCENDIOS. BAJA 115
PLANO

PROMOTOR: CÁNDIDO WICES MARTÍN
PROYECTISTA: MANUEL SALADO GALLEGO ARQUITECTO. Coleg. 906 COA Cádiz. JULIO 2,020
C/ TARIFA 1A, TAHIVILLA, TARIFA (CÁDIZ). Telf. 645 21 01 43 e-mail: salado@arquitecto.com

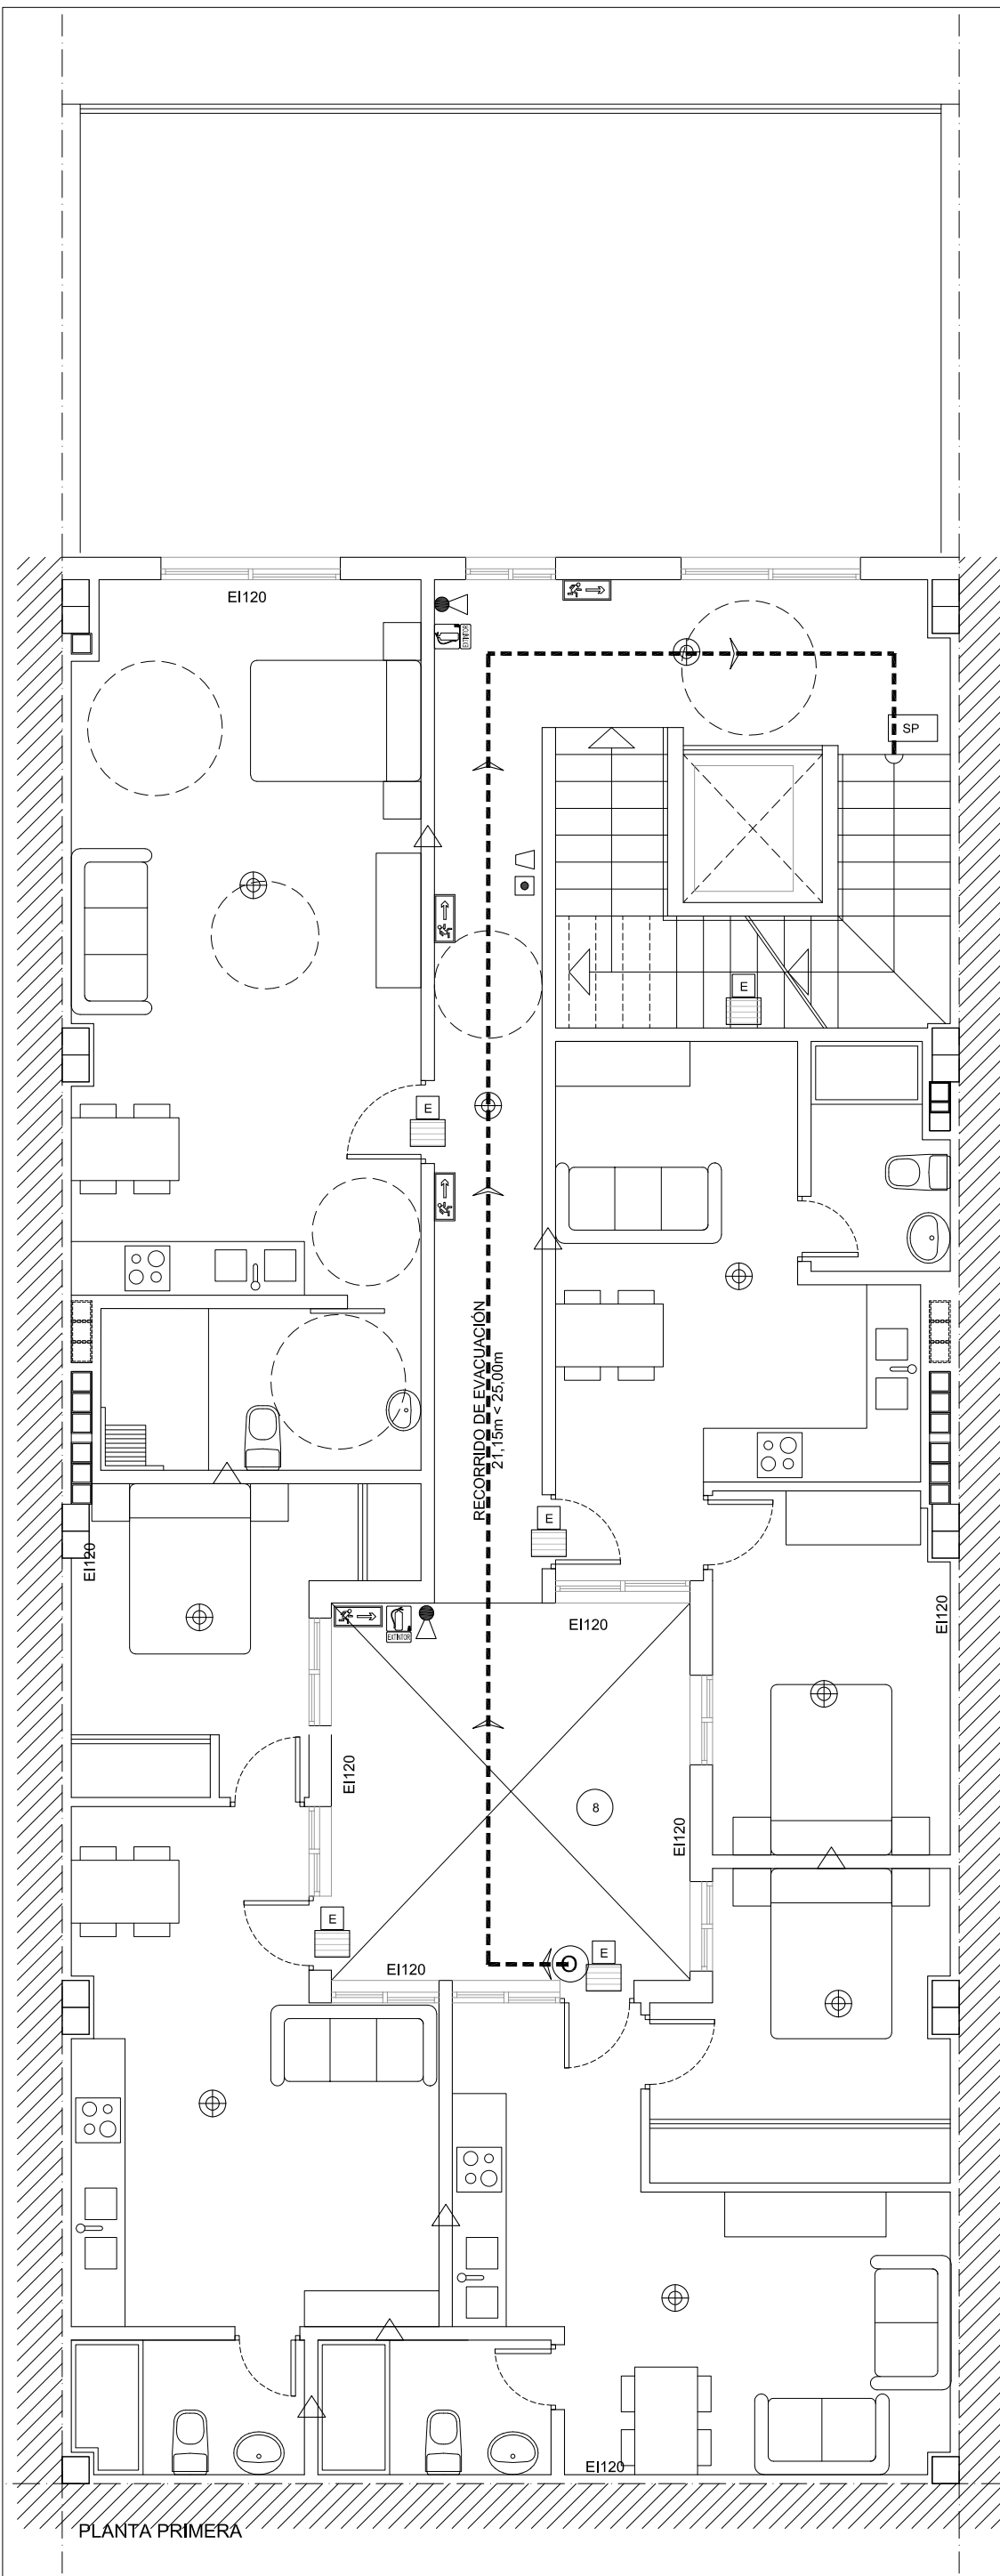

- LEYENDA INSTALACIÓN PCI**
- ORIGEN DE EVACUACIÓN
 - - -> RECORRIDO DE EVACUACIÓN
 - EXTINTOR PORTÁTIL EFICACIA 21A-113B
 - SP SALIDA DE PLANTA
 - N OCUPACIÓN (N=Nº PERSONAS)
 - E ALUMBRADO DE EMERGENCIA
 - ⊕ SISTEMA DE DETECCIÓN AUTOMÁTICO
 - △ PAREDES EI 60
 - SENTIDO DE EVACUACIÓN
 - EXTINTOR
 - CENTRAL MICROPROCESADORA
 - ALARMA AVISADOR ACÚSTICO Y LUMINOSO
 - PULSADOR MANUAL DE ALARMA

- PROTECCIÓN CONTRA INCENDIOS**
- VIVIENDA
- ESTRUCTURA: EI-90
 - SALIDA: PUERTA DE SALIDA A EXTERIOR SEGURO
 - OCUPACION PSótano: 2 PERSONAS
 - OCUPACION PBaja (2-10 M2/PERS.): 40 PERSONAS
 - OCUPACION PPrimer (20 M2/PERS.): 8 PERSONAS

ESCALA: 1/ 50 0 1 2 3 4 5m

PROYECTO BÁSICO Y DE EJECUCIÓN DE ADECUACIÓN DE NAVE
A ESTABLECIMIENTO DE HOTEL APARTAMENTOS
SITUACIÓN: POL. IND. "LA VEGA", MANZANA 2, NAVE 225 MUNICIPIO: TARIFA (CÁDIZ)

ESCALA: 1/ 50 PROTECCIÓN CONTRA INCENDIOS. PRIMERA **116**
PLANO

PROMOTOR: CÁNDIDO WICES MARTÍN
PROYECTISTA: MANUEL SALADO GALLEGO ARQUITECTO. Coleg. 906 COA Cádiz. JULIO 2,020
C/ TARIFA 1A, TAHIVILLA, TARIFA (CÁDIZ). Telf. 645 21 01 43 e-mail: salado@arquitecto.com